


- seznam provozních souborů:
 PS 06-01-21 Františkovy Lázně - Vojtanov, TZZ
 PS 05-01-71 ZST Františkovy Lázně, ETCS
 PS 06-02-51 Františkovy Lázně - Vojtanov, doplnění TK
 PS 06-02-52 Františkovy Lázně - Vojtanov, optické kabely
 PS 08-02-51 Františkovy Lázně - Hazlov, úpravy TK
 PS 09-02-51 Františkovy Lázně - Aš, optické kabely

seznam stavebních objektů:

LEGENDA:

- železniční svršek a spodek:
 nový železniční svršek
 související stavby
 provizorní železniční svršek
 směrová a výšková úprava stávající koleje
 stávající ponechané koleje
 demolicí konstrukcí
 demolicí konstrukcí
 trativody
 vysokováč žebra
 svodná potrubí
 hrana železničního spodku, nástupiště, přejezdů
 šraťy, popis
- ostatní stavební objekty:
 mosty, propustky, zdi
 tunely
 pozemní komunikace
 pozemní stavby
 protihlukové stěny (PHS)
 trakční stožáry
- nové inženýrské sítě:
 el. vedení VVN, aj.
 el. vedení VN, DOÚO, EOV, aj.
 el. vedení NN, VO, aj.
 přeložky kabelů zabezpečovacího zařízení
 sdělovací vedení
 VTL plynovod
 STL plynovod
 NTL plynovod
 vodovod
 kanalizace jednotná
 kanalizace dešťová
 kanalizace spíšková
- navrhované sítě související stavby:
 el. vedení VN, DOÚO, EOV, aj.
 el. vedení NN, VO, aj.
 kanalizace dešťová
 vodovod

- stávající stav:
 hranice drážního pozemku
 zaměření stávající stavby
 katastr
 budoucí obvod dráhy
 obvod stavby
 stávající / nové ochranné pásmo dráhy
 hranice drážního pozemku Správy železnic
 hranice pozemku Českých drah, a. s.
- stávající inženýrské sítě:
 VTL plynovod
 STL plynovod
 NTL plynovod
 plynovodní přípojka
 el. vedení VVN nadzemní
 el. vedení VN nadzemní
 el. vedení VN podzemní
 el. vedení NN nadzemní
 el. vedení NN podzemní
 el. vedení VO podzemní
 el. vedení EOV podzemní
 el. vedení
 vodovod
 kanalizace jednotná
 kanalizace spíšková
 kanalizace dešťová
 stoka, kanalizace
 tepelné potrubí
 sdělovací vedení nadzemní
 sdělovací vedení podzemní
 spojové vedení optické
 zabezpečovací vedení
- zařízení staveniště:
 plocha zařízení staveniště
 přístupy na staveniště
- navržené plochy:
 nástupiště, panely přejezdů
 pozemní komunikace (chodníky)
 pozemní komunikace (silnice)

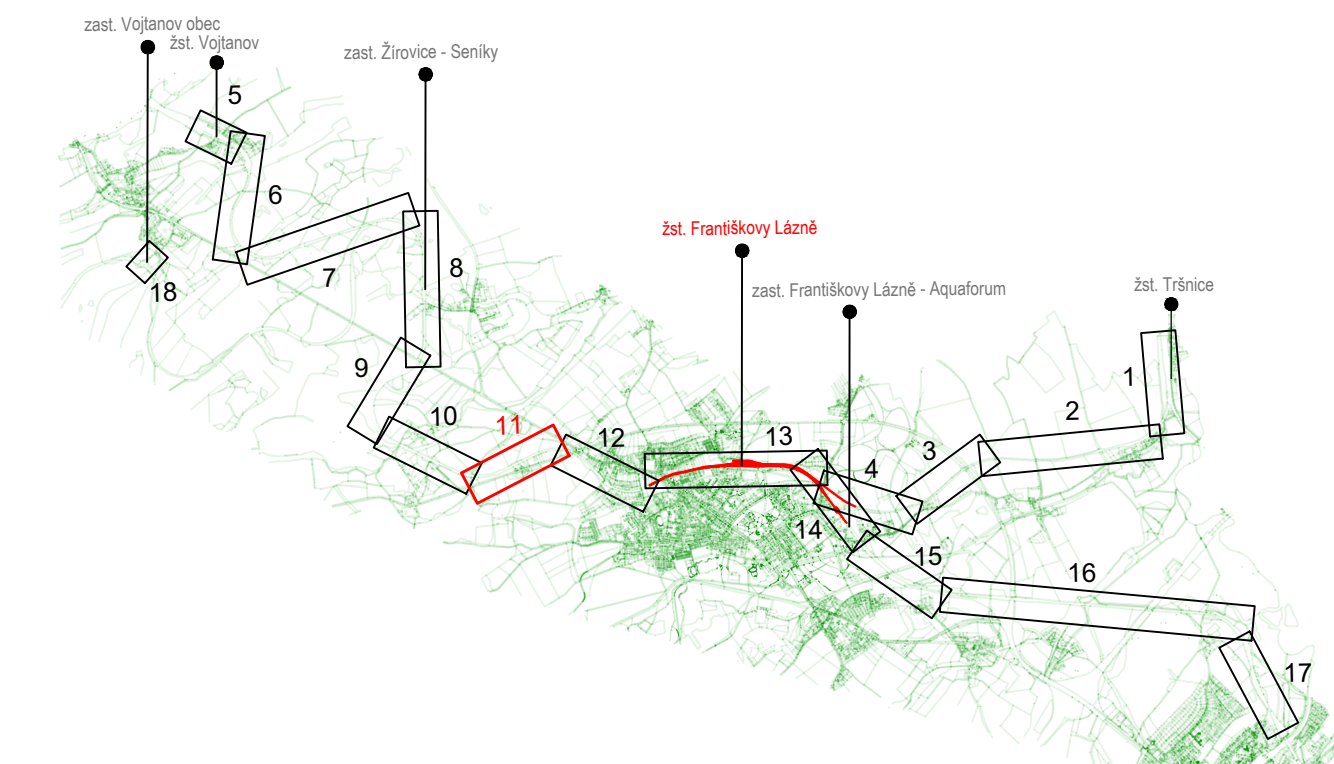

REVIZE	OBSAH REVIZE	DATUM REVIZE	ČÍSLO PARÉ:
000	Definitivní odevzdání dokumentace	12/2022	

SOUŘADNICOVÝ S-JTSK, VÝŠKOVÝ SYSTÉM Bpv

OBJEDNATEL: SPRÁVA ŽELEZNIC	SPRÁVA ŽELEZNIC, státní organizace DLAŽEHNÁ 1003/7 110 00 PRAHA 1 - NOVÉ MĚSTO	ZHOTOVITEL: AFRY AFRY CZ s.r.o. MAGISTRŮ 1275/13 140 00 PRAHA 4 tel.: +420 277 005 500 www.afry.cz	
HLAVNÍ INŽENÝR PROJEKTU: Ing. VLADISLAV ŠEFL	ZODPOVĚDNÝ PROJEKTANT: Ing. DAVID NOVÁK	VYPRACOVAL: HENRIETA BALÁŽOVÁ	KONTROLOVAL: Ing. ALEŠ SVOBODA

NÁZEV PROJEKTU:
MODERNIZACE ŽST FRANTIŠKOVY LÁZNĚ

ČÁST:
C.3 KOORDINAČNÍ SITUAČNÍ VÝKRES

PRÍLOHA: KOORDINAČNÍ SITUACE KM 65,300 - 66,100	ČÁST DOKUMENTACE: C.3	ČÍSLO PRÍLOHY: 11
DATUM: 12/2022	STUPĚŇ: DUR	
MĚŘÍTKO: 1:1000	POČET FORMÁTŮ: 6 x A4	
Č. ZAKÁZKY: 2017/0066	S-KÓD: S631500695	