


seznam provozních souborů:  
 PS 04-01-21 Cheb - Františkovy Lázně, úprava TZZ  
 PS 04-01-71 Cheb - Františkovy Lázně, úprava ETGS  
 PS 04-02-51 Cheb - Františkovy Lázně, doplnění HDPE  
 PS 04-02-52 Cheb - Františkovy Lázně, optické kabely

seznam stavebních objektů:

**LEGENDA:**

- železniční svršek a spodek:**
- nový železniční svršek
  - nový železniční svršek (varianty/související stavby)
  - provizorní železniční svršek
  - směrová a výšková úprava stávající koleje
  - stávající ponechané koleje
  - stávající koleje
  - demolice konstrukcí
  - tratičové
  - vsakovací žebra
  - svodná potrubí
  - hrana železničního spodku, nástupiště, přejezdů
  - šráty, popis
- ostatní stavební objekty:**
- mosty, propustky, zdi
  - tunely
  - pozemní komunikace
  - pozemní stavby
  - protihlukové stěny (PHS)
  - tratiční stožáry
- nové inženýrské sítě:**
- el. vedení VN, aj.
  - el. vedení VN, DOÚO, EO, aj.
  - el. vedení NN, VO, aj.
  - přelozky kabelů zabezpečovacího zařízení
  - sdílovací vedení
  - VTL plynovod
  - STL plynovod
  - NTL plynovod
  - vodovod
  - kanalizace jednotná
  - kanalizace dešťová
  - kanalizace spíšková
- navrhované sítě související stavby:**
- el. vedení VN, DOÚO, EO, aj.
  - el. vedení NN, VO, aj.
  - kanalizace dešťová
  - vodovod

- stávající stav:**
- hranice drážního pozemku
  - zaměření stávajícího stavu
  - katastr
  - budoucí obvod dráhy
  - obvod stavby
  - stávající / nové ochranné pásmo dráhy
  - hranice drážního pozemku Správy železnic
  - hranice pozemku Českých drah, a. s.
- stávající inženýrské sítě:**
- VTL plynovod
  - STL plynovod
  - NTL plynovod
  - plynovodní přípojka
  - el. vedení VN nadzemní
  - el. vedení VN nadzemní
  - el. vedení VN podzemní
  - el. vedení NN nadzemní
  - el. vedení NN podzemní
  - el. vedení VO podzemní
  - el. vedení EO podzemní
  - el. vedení
  - vodovod
  - kanalizace jednotná
  - kanalizace spíšková
  - kanalizace dešťová
  - stoka, kanalizace
  - tepelné potrubí
  - sdílovací vedení nadzemní
  - sdílovací vedení podzemní
  - kanalizace dešťová
  - spojové vedení optické
  - zabezpečovací vedení
- zařízení staveniště:**
- plocha zařízení staveniště
  - přístupy na staveniště
- navržené plochy:**
- nástupiště, panely přejezdů
  - pozemní komunikace (chodníky)
  - pozemní komunikace (silnice)

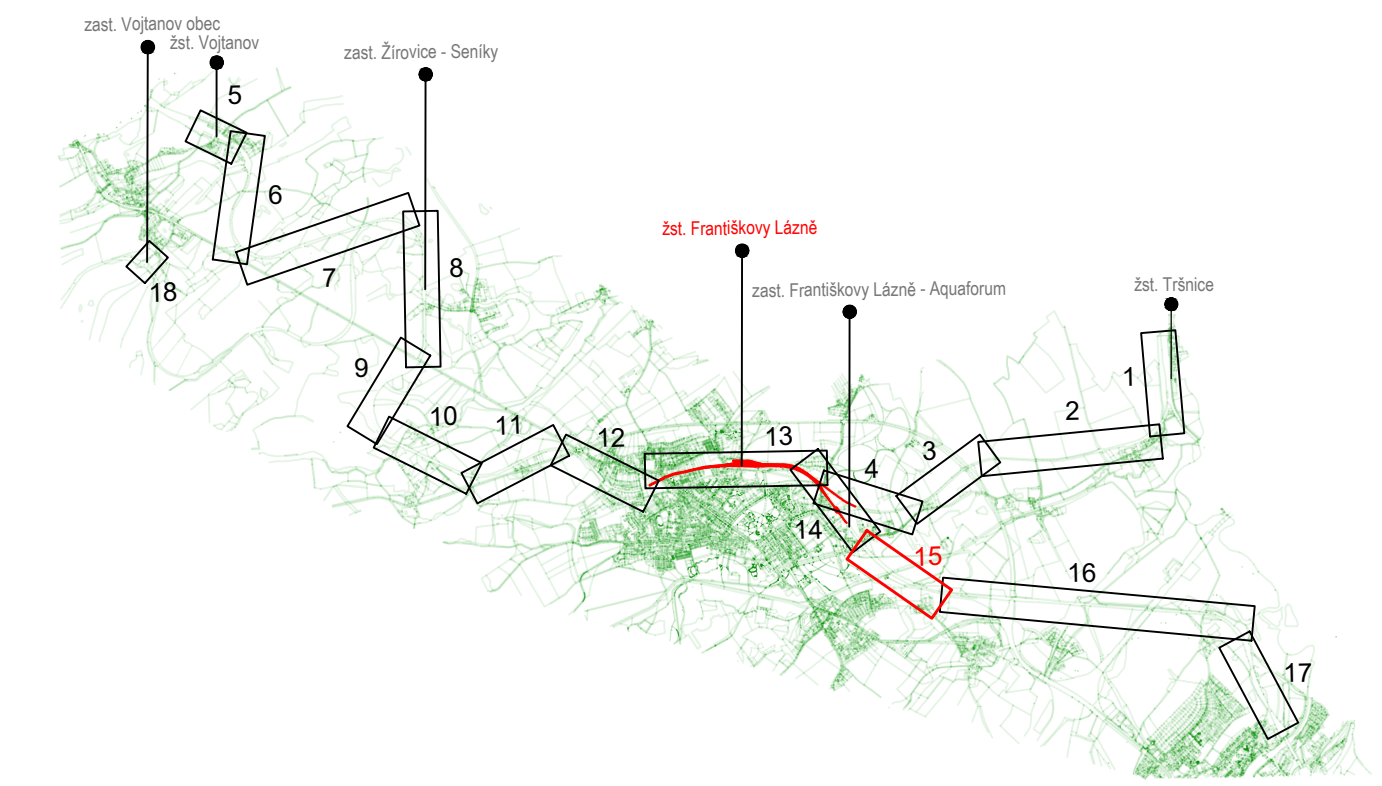

REVIZE	OBSAH REVIZE	DATUM REVIZE	ČÍSLO PARÉ:
000	Definitivní odevzdání dokumentace	12/2022	

SOUŘADNICOVÝ S-JTSK, VÝŠKOVÝ SYSTÉM Bpv

OBJEDNATEL: SPRÁVA ŽELEZNIC, státní organizace DLAŽDĚNÁ 1003/7 110 00 PRAHA 1 - NOVÉ MĚSTO	ZHOTOVITEL: AFRY CZ s.r.o. MAGISTRŮ 1275/13 140 00 PRAHA 4 tel.: +420 277 005 500 www.afry.cz		
HLAVNÍ INŽENÝR PROJEKTU: Ing. VLADISLAV ŠEFL	ZODPOVĚDNÝ PROJEKTANT: Ing. DAVID NOVÁK	VYPRACOVAL: HENRIETA BALÁŽOVÁ	KONTROLOVAL: Ing. ALEŠ SVOBODA

NÁZEV PROJEKTU:  
**MODERNIZACE ŽST FRANTIŠKOVY LÁZNĚ**

ČÁST:  
**C.3 KOORDINAČNÍ SITUAČNÍ VÝKRES**

PRÍLOHA: KOORDINAČNÍ SITUACE KM 68,900 - 69,700	ČÍSLO PRÍLOHY: <b>15</b>
DATUM: 12/2022	ČÁST DOKUMENTACE: C.3
STUPĚŇ: DUR	
MĚŘÍTKO: 1:1000	
POČET FORMÁTŮ: 6 x A4	
Č. ZAKÁZKY: 2017/0066	
S-KÓD: S631500695	